

 


Экспликация помещений		
Поз.	Наименование	Площадь, м ²
1	Прихожая/коридор	4.4
2	Кухня	4.5
3	Комната	14.8
4	Ванная комната	2.8
5	С/у	1.4
Общая площадь:		27.9


Условные обозначения:

-  - Несущие стены
-  - Несущие сущ. конструкции
-  - Несущие сущ. конструкции, один ряд блоков

Примечание:




- Высота потолка 2750мм;
- Все размеры даны в мм;
- Масштаб 1:40.

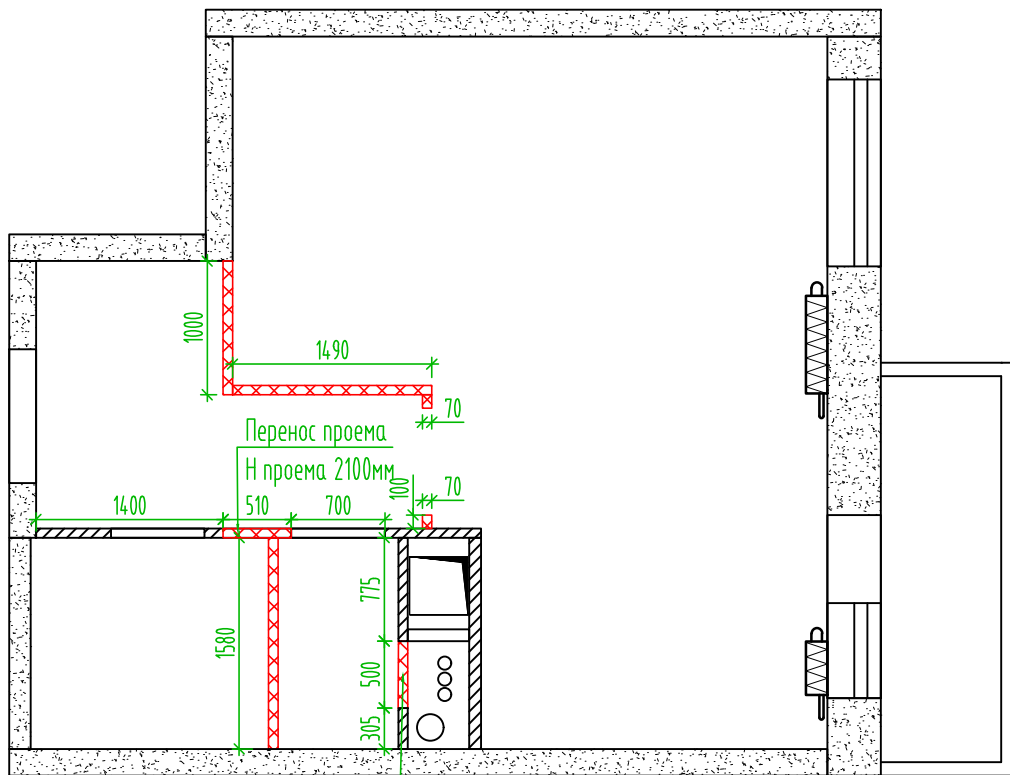Должность	Фамилия	Подпись	Дата	ЖК «Видный город»	Стадия	Лист	Листов
Дизайнер	Турчина			План обмера существующих помещений	Р	1	
Заказчик	Тережанова						



Уточнить размер по месту, необходимый для монтажа инсталляции


Условные обозначения:

-  - Несущие стены
-  - Несущие суц. конструкции
-  - Демонтаж суц. конструкций

Примечание:



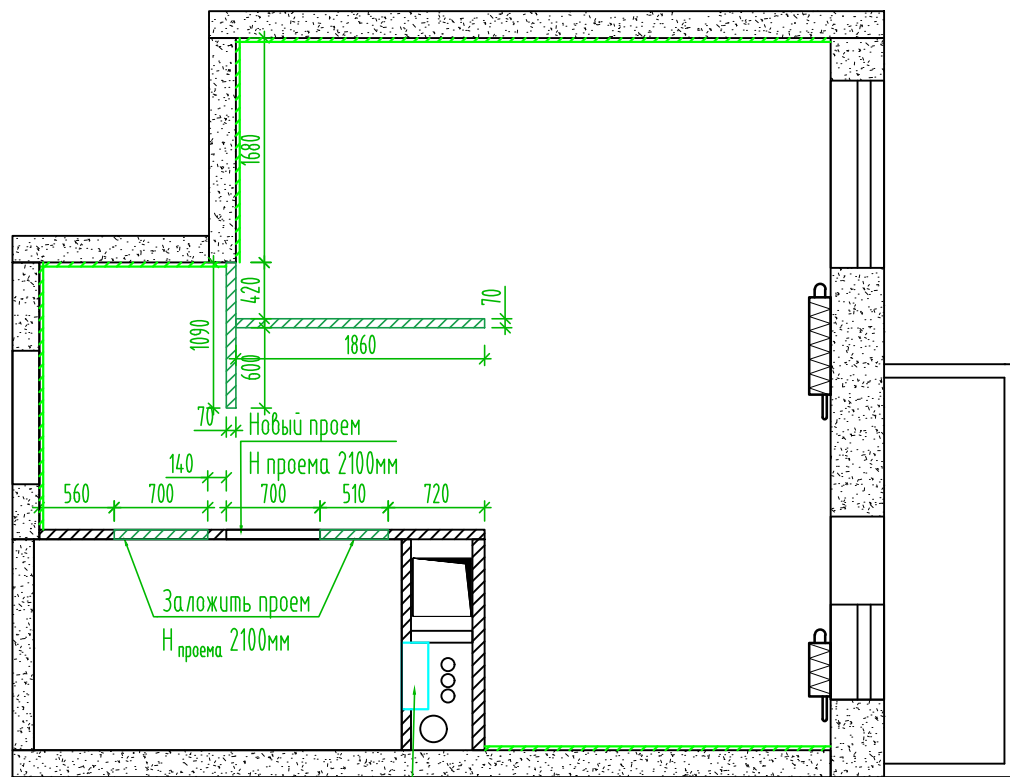


- Высота потолка 2750мм;
- Все размеры даны в мм;
- Масштаб 1:40.

Должность	Фамилия	Подпись	Дата	ЖК «Видный город»	Стадия	Лист	Листов
Дизайнер	Турчина			План демонтажа существующих конструкций	Р	2	
Заказчик	Тереханова						



Монтаж установки,
размеры уточнить по месту,
в зависимости от модели и
расположения труб канализации

Условные обозначения:


-  - Несущие стены
-  - Ненесущие сущ. конструкции
-  - Монтаж сущ. конструкций, 70мм
-  - Монтаж установки
-  - Звукоизоляция.
Панель звукоизоляционная
SoundGuard ЭкоЗвукоИзол
13x800x1200мм бескаркасная
система "Стандарт", толщина
30мм

Примечание:

- Высота потолка 2750мм;
- Все размеры даны в мм;
- Масштаб 1:40.

Должность	Фамилия	Подпись	Дата	ЖК «Видный город»	Статус	Лист	Листов
Дизайнер	Турчина			План монтажа перегородок	Р	3	
Заказчик	Тережанова						

расположения труб канализации

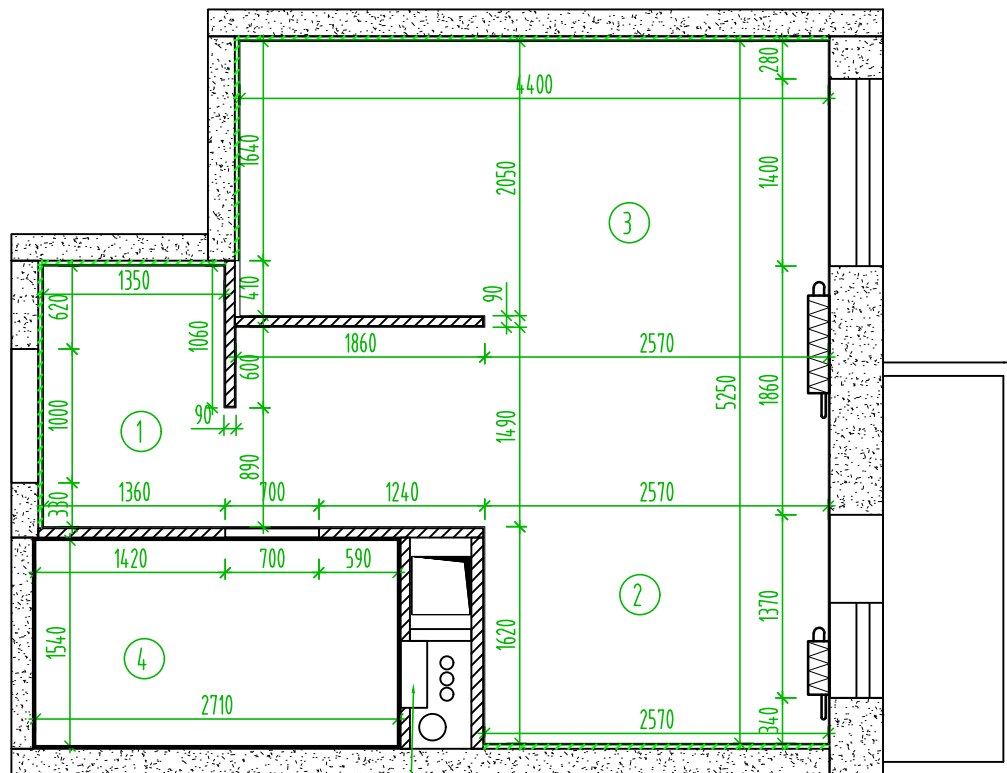




Монтажа инсталляции,
размеры уточнить по месту,
в зависимости от модели и
расположения труб канализации

Экспликация помещений

Поз.	Наименование	Площадь, м ²
1	Прихожая/коридор	4.4
2	Кухня	4.5
3	Комната	14.8
4	С/у	4.2
Общая площадь		27.9


Условные обозначения:

-  - Несущие стены
-  - Ненесущие сущ. конструкции
-  - Звукоизоляция.
Панель звукоизоляционная
SoundGuard ЭкоЗвукоИзол
13x800x1200мм бескаркасная
система "Стандарт", толщина
30мм

Примечание:

- Высота потолка 2750мм;
- Все размеры даны в мм;
- Размеры указаны с учетом слоя штукатурки 10мм;
- В ванной - с учетом слоя штукатурки 10мм и плитки 10мм;
- Все размеры уточнить после черновых и чистовых работ;
- Масштаб 1:40.

Должность	Фамилия	Подпись	Дата	ЖК «Видный город»	Страница	Лист	Листов
Дизайнер	Турчина			План помещения после	Р	4	
Заказчик	Тереханова			переоборудования			

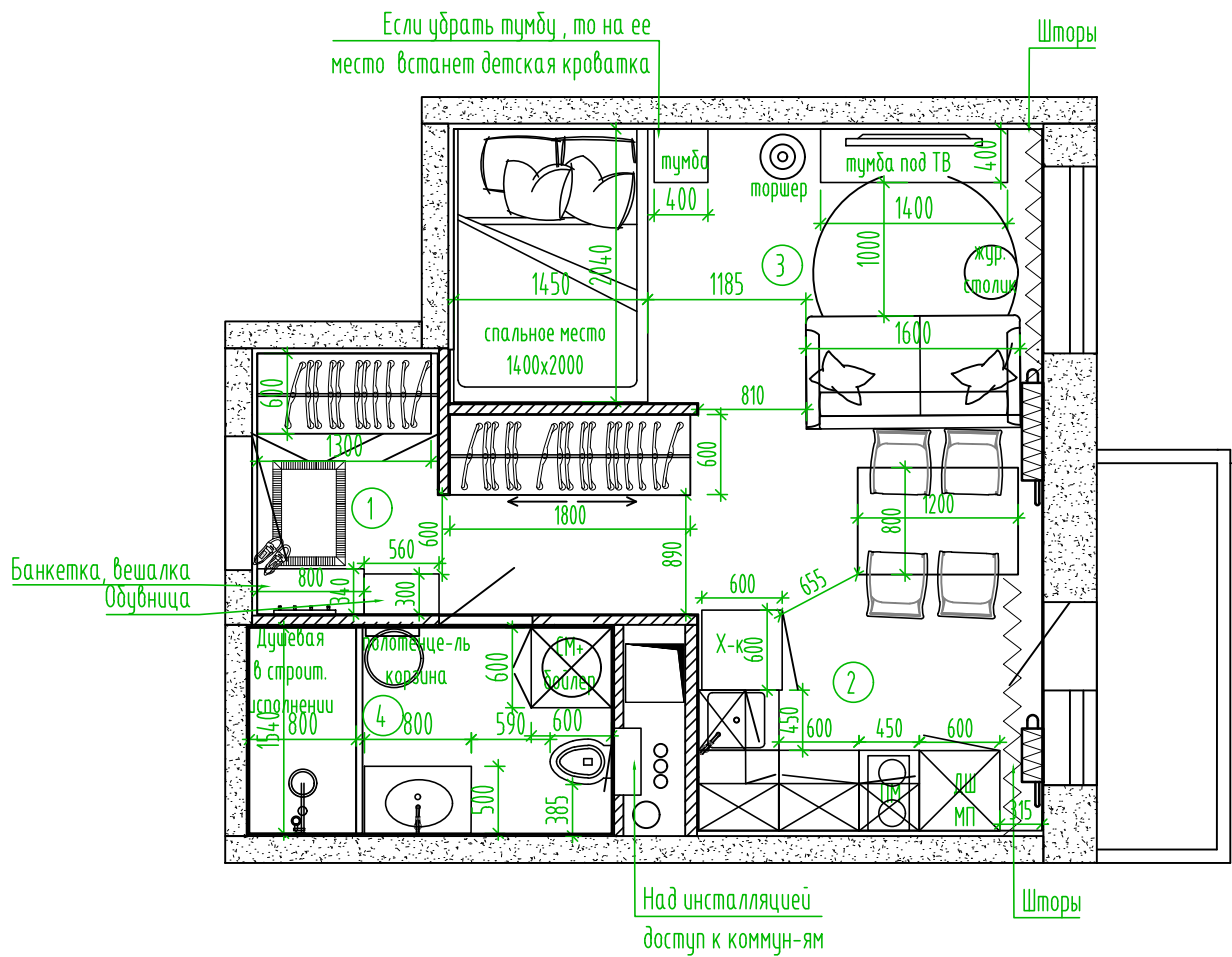

Экспликация помещений

Поз.	Наименование	Площадь, м ²
1	Прихожая/коридор	4.4
2	Кухня	4.5
3	Комната	14.8
4	С/у	4.2
<i>Общая площадь</i>		27.9


Условные обозначения:

- Несущие стены
- Несущие суц. конструкции







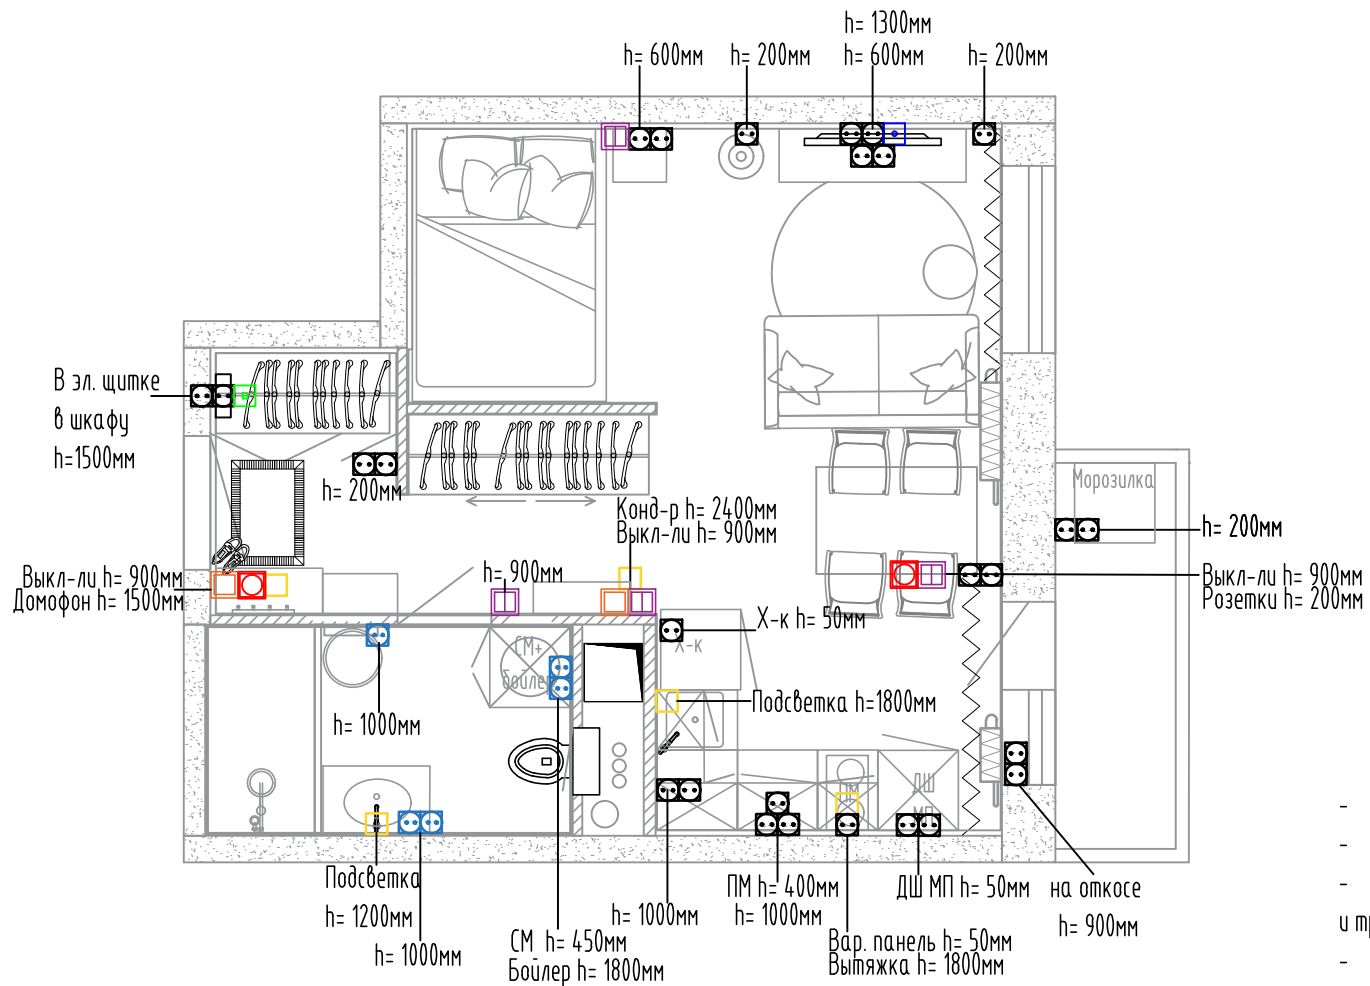

Примечание:

- Высота потолка 2750мм;
- Все размеры даны в мм;
- Все размеры предварительные и требуют уточнения после черновых и чистовых работ;
- Масштаб 1:40.

Должность	Фамилия	Подпись	Дата	ЖК «Видный город»	Стация	Лист	Листов
Дизайнер	Турчина				Р	5	
Заказчик	Тереханова						




Условные обозначения:

-  - Выключатель одноклавишный проходной
-  - Выключатель двухклавишный
-  - Сетевая розетка RJ45
-  - Электропровод
-  - Розетка силовая 220В
-  - Розетка силовая 220В влагозащищенная
-  - Розетка телевизионная TV
-  - Регулятор теплого пола







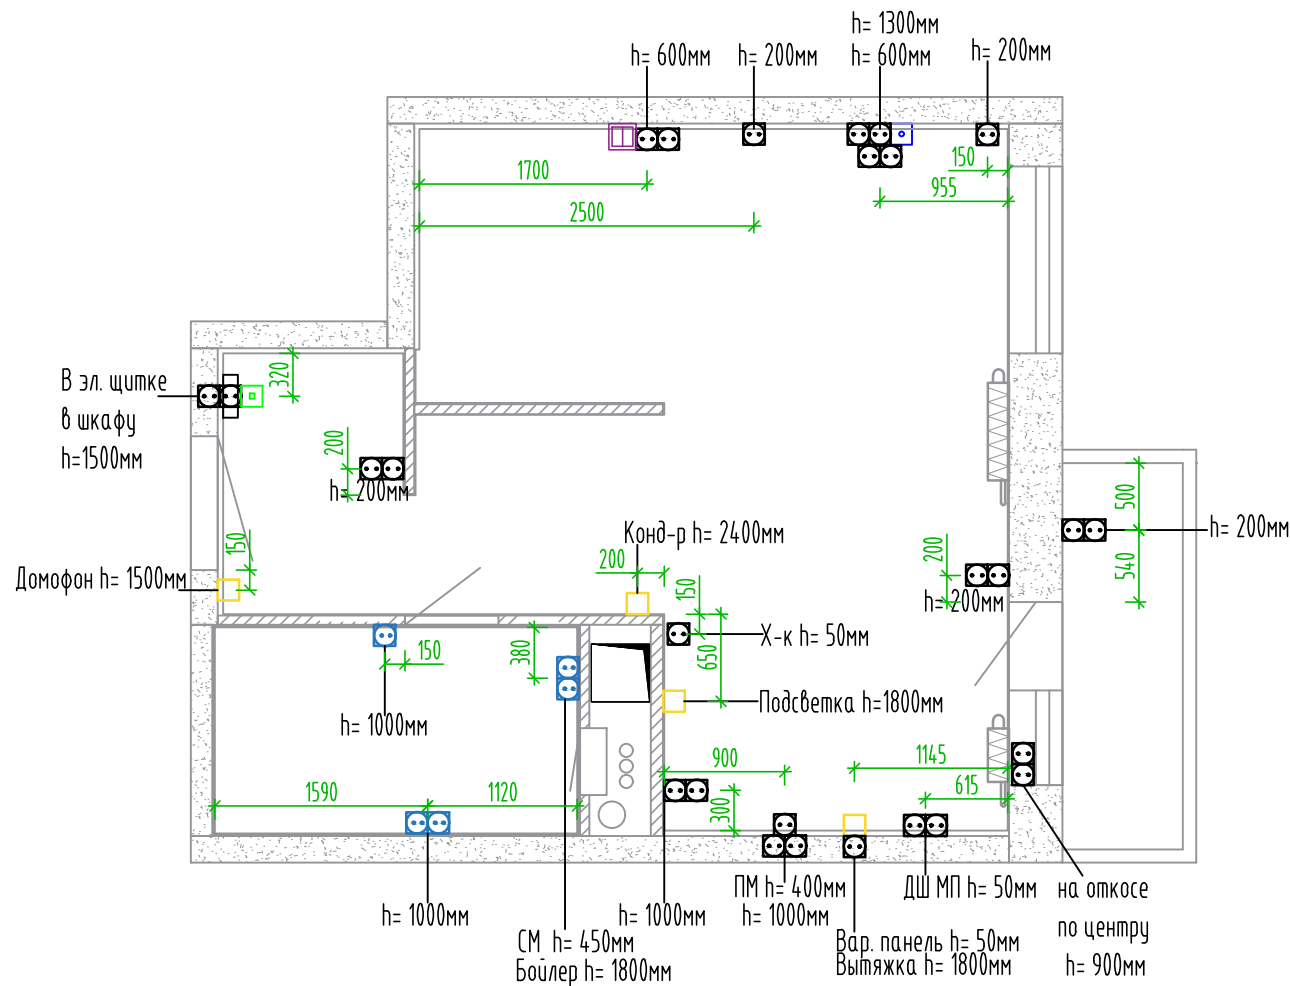

Примечание:

- Все размеры даны в мм;
- Масштаб 1:50;
- Все размеры и отметки даны для предварительного расчета и требуют уточнения по месту;
- Все размеры указаны от уровня чистого пола, до центра подрозетника и до центра рамки.
- Точное расположение электропроводов для вытяжки, домофона и кондиционеров уточнить по месту;
- Электропроводы для кондиционеров уточнить у специалиста;
- Выбор сечения кабеля для варочной панели производится, исходя из потребляемой мощности;
- При выборе осветительных приборов рекомендуется соблюдать одну температуру освещения.
- Расположение щитка уточнить по месту.

Должность	Фамилия	Подпись	Дата	ЖК «Видный город»	Страница	Лист	Листов
Дизайнер	Турчина			Общий план розеток и слаботочных систем	Р	6	
Заказчик	Тережанова						




Условные обозначения:

-  - Выключатель одноклавишный проходной
-  - Выключатель двухклавишный
-  - Сетевая розетка RJ45
-  - Электровывод
-  - Розетка силовая 220В
-  - Розетка силовая 220В влагозащищенная
-  - Розетка телевизионная TV
-  - Регулятор теплого пола

Примечание:

- Все размеры даны в мм;
- Масштаб 1:50;
- Все размеры и отметки даны для предварительного расчета и требуют уточнения по месту;
- Все размеры указаны от уровня чистого пола, до центра подрозетника и до центра рамки.
- Точное расположение электровыводов для вытяжки, домофона и кондиционеров уточнить по месту;
- Электровыводы для кондиционеров уточнить у специалиста;
- Выбор сечения кабеля для варочной панели производится, исходя из потребляемой мощности;
- При выборе осветительных приборов рекомендуется соблюдать одну температуру освещения.
- Расположение щитка уточнить по месту.

Должность	Фамилия	Подпись	Дата	ЖК «Видный город»	Страница	Лист	Листов
Дизайнер	Турчина			План розеток с привязками	Р	7	
Заказчик	Тережанова						

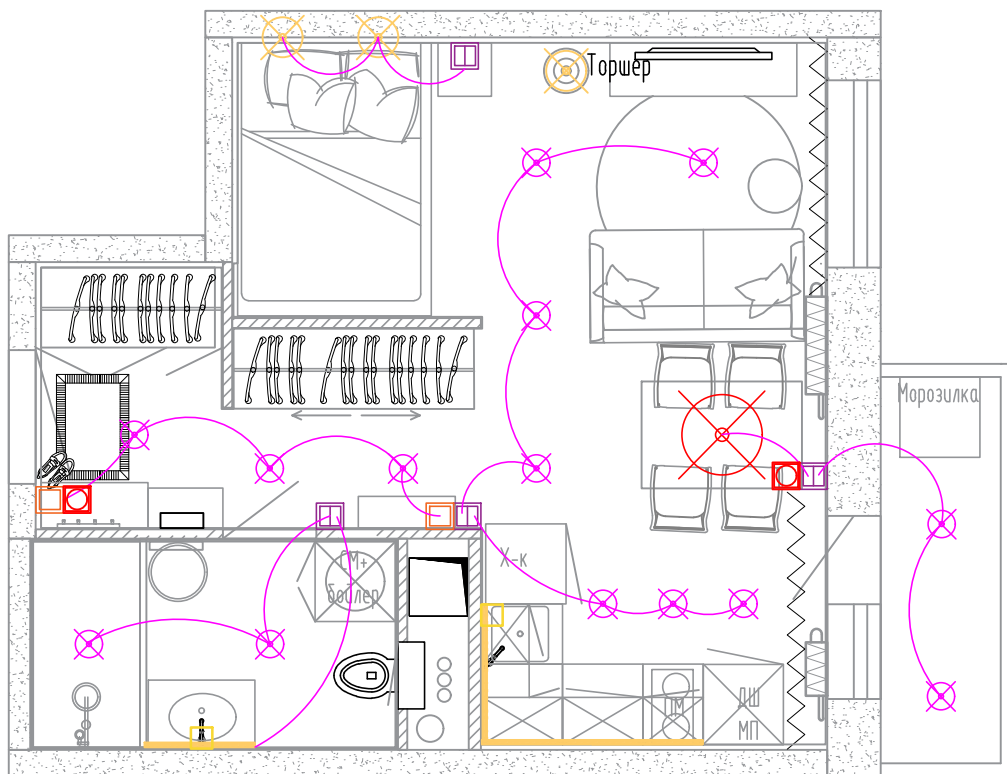

Условные обозначения:



- Подвесной потолочный светильник/люстра



- Потолочный светильник/спот/трек



- Бра/торшер



- Подсветка



- Выключатель одноклавишный проходной



- Выключатель двухклавишный



- Сетевая розетка RJ45



- Электровывод



- Розетка силовая 220В



- Розетка силовая 220В влагозащищенная



- Розетка телевизионная TV




- Регулятор теплого пола







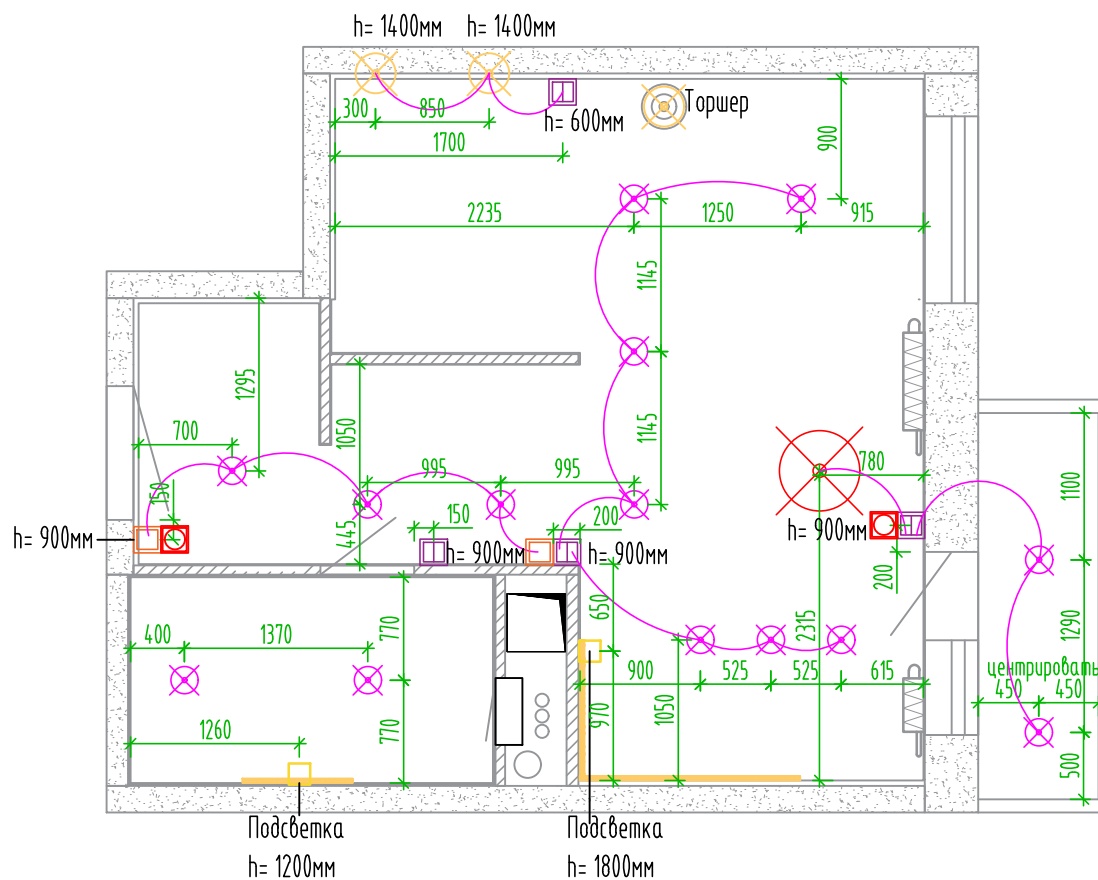





Примечание:

- Все размеры даны в мм;
- Масштаб 1:50;
- Все размеры и отметки даны для предварительного расчета и требуют уточнения по месту;
- Все размеры указаны от уровня чистого пола, до центра подрозетника и до центра рамки.
- Точное расположение электровыводов для вытяжки, домофона и кондиционеров уточнить по месту;
- Электровыводы для кондиционеров уточнить у специалиста;
- Выбор сечения кабеля для варочной панели производится, исходя из потребляемой мощности;
- При выборе осветительных приборов рекомендуется соблюдать одну температуру освещения.
- Расположение щитка уточнить по месту.

Должность	Фамилия	Подпись	Дата	ЖК «Видный город»	Страница	Лист	Листов
Дизайнер	Турчина			План размещения осветительных приборов со схемой включения	Р	8	
Заказчик	Торжанафа						



Условные обозначения:

-  - Подвесной потолочный светильник/люстра
-  - Потолочный светильник/спот/трек
-  - Бра/торшер
-  - Подсветка
-  - Выключатель одноклавишный проходной
-  - Выключатель двухклавишный
-  - Сетевая розетка RJ45
-  - Электровывод
-  - Розетка силовая 220В
-  - Розетка силовая 220В влагозащищенная
-  - Розетка телевизионная TV
-  - Регулятор теплого пола

Примечание:

- Все размеры даны в мм;
- Масштаб 1:50;
- Все размеры и отметки даны для предварительного расчета и требуют уточнения по месту;
- Все размеры указаны от уровня чистого пола, до центра подрозетника и до центра рамки.
- Точное расположение электровыводов для вытяжки, домофона и кондиционеров уточнить по месту;
- Электровыводы для кондиционеров уточнить у специалиста;
- Выбор сечения кабеля для варочной панели производится, исходя из потребляемой мощности;
- При выборе осветительных приборов рекомендуется соблюдать одну температуру освещения.
- Расположение щитка уточнить по месту.

Должность	Фамилия	Подпись	Дата	ЖК «Видный город»	Страница	Лист	Листов
Дизайнер	Турчина			План размещения осветительных приборов и выключателей с привязками	Р	9	
Заказчик	Тережанова						