

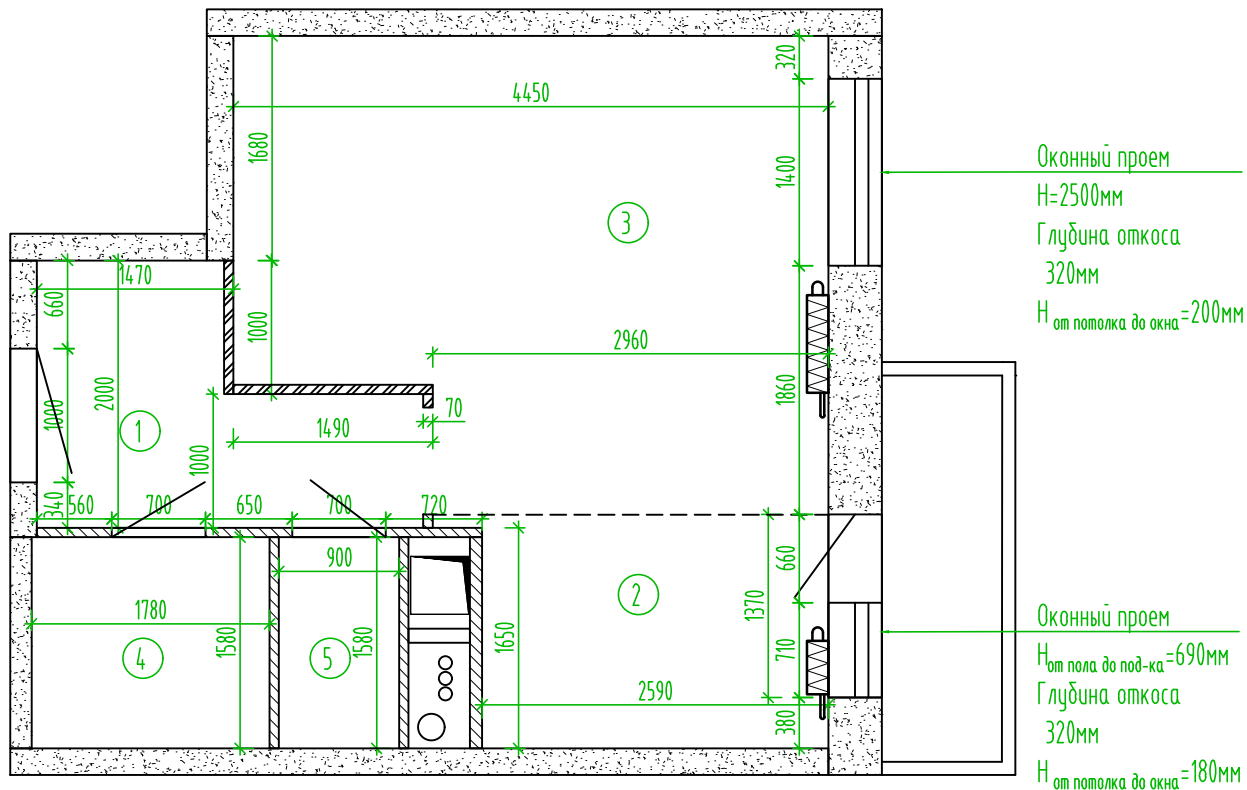


# Содержание

1. Содержание
2. Примечание к дизайн-проекту
3. Обмерочный план
4. План демонтажа элементов с привязочными размерами
5. План возводимых элементов с привязочными размерами
6. План помещения после переоборудования
7. План расстановки мебели с размерами
8. Общий план розеток и слаботочных систем
9. План розеток с привязочными размерами
10. План размещения осветительных приборов со схемой включения
11. План размещения осветительных приборов и выключателей с привязочными размерами

 


# Примечание к дизайн-проекту

1. Дизайн-проект разработан с учетом обмера, предоставленного заказчиком.
2. Размеры перепроверять после черновых работ.
3. На чертежах все размеры даны в миллиметрах от уровня чистого пола, если не указано иное.
4. Заказ мебели производить после чистовых работ и дополнительных обмеров специалистами из мебельной компании.
5. Подбор техники осуществлять исходя из габаритных размеров, указанных на чертежах.
6. См. примечания на чертежах.



Экспликация помещений		
Поз.	Наименование	Площадь, м <sup>2</sup>
1	Прихожая/коридор	4.4
2	Кухня	4.5
3	Комната	14.8
4	Ванная комната	2.8
5	С/у	1.4
Общая площадь:		27.9

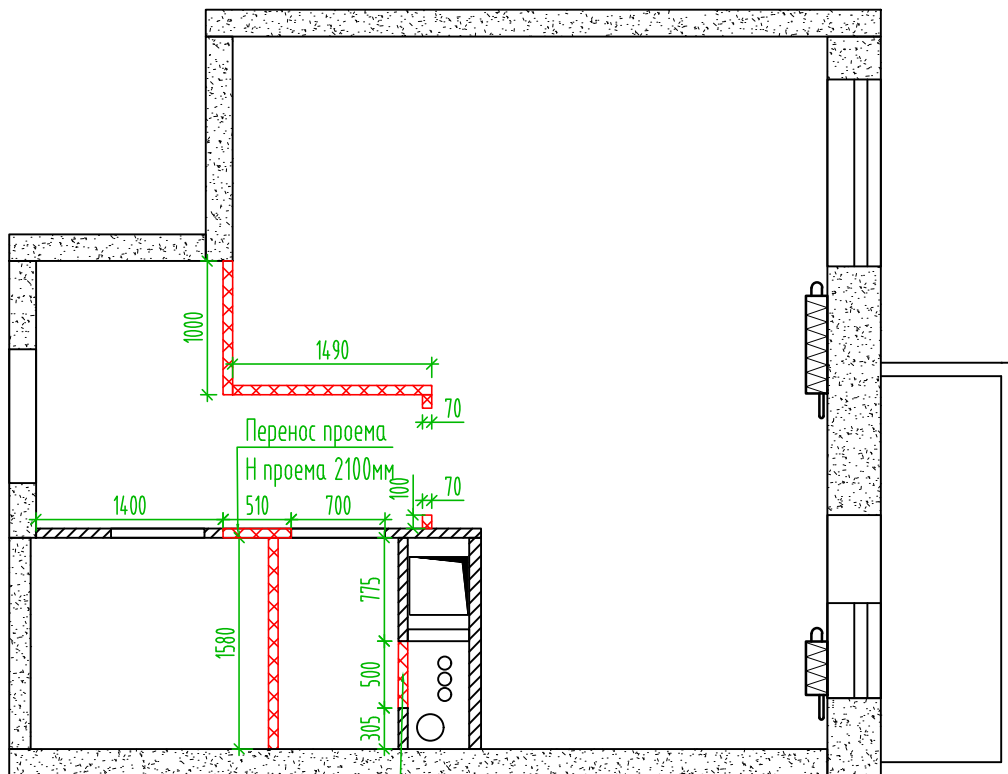
Условные обозначения:

	- Несущие стены
	- Ненесущие сущ. конструкции
	- Ненесущие сущ. конструкции, один ряд блоков

Примечание:

 


- Высота потолка 2750мм;
- Все размеры даны в мм;
- Масштаб 1:40.

Должность	Фамилия	Подпись	Дата	ЖК «Видный город»	Стадия	Лист	Листов
Дизайнер	Турчина			План обмера существующих помещений	Р	1	
Заказчик	Тережанова						



Уточнить размер по месту, необходимый для монтажа установки

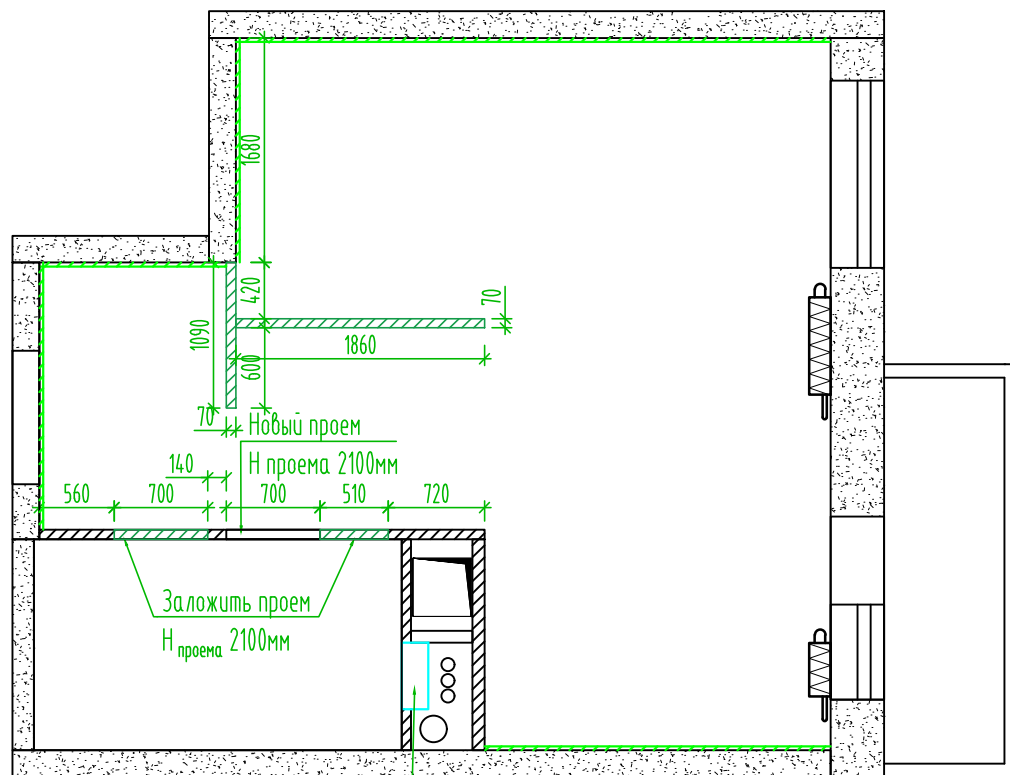
Условные обозначения:

-  - Несущие стены
-  - Ненесущие сущ. конструкции
-  - Демонтаж сущ. конструкций

Примечание:

 
 



- Высота потолка 2750мм;
- Все размеры даны в мм;
- Масштаб 1:40.

Должность	Фамилия	Подпись	Дата	ЖК «Видный город»	Стадия	Лист	Листов
Дизайнер	Турчина			План демонтажа существующих конструкций	Р	2	
Заказчик	Тереханова						



Монтажа инсталляции,  
размеры уточнить по месту,  
в зависимости от модели и  
расположения труб канализации

Условные обозначения:

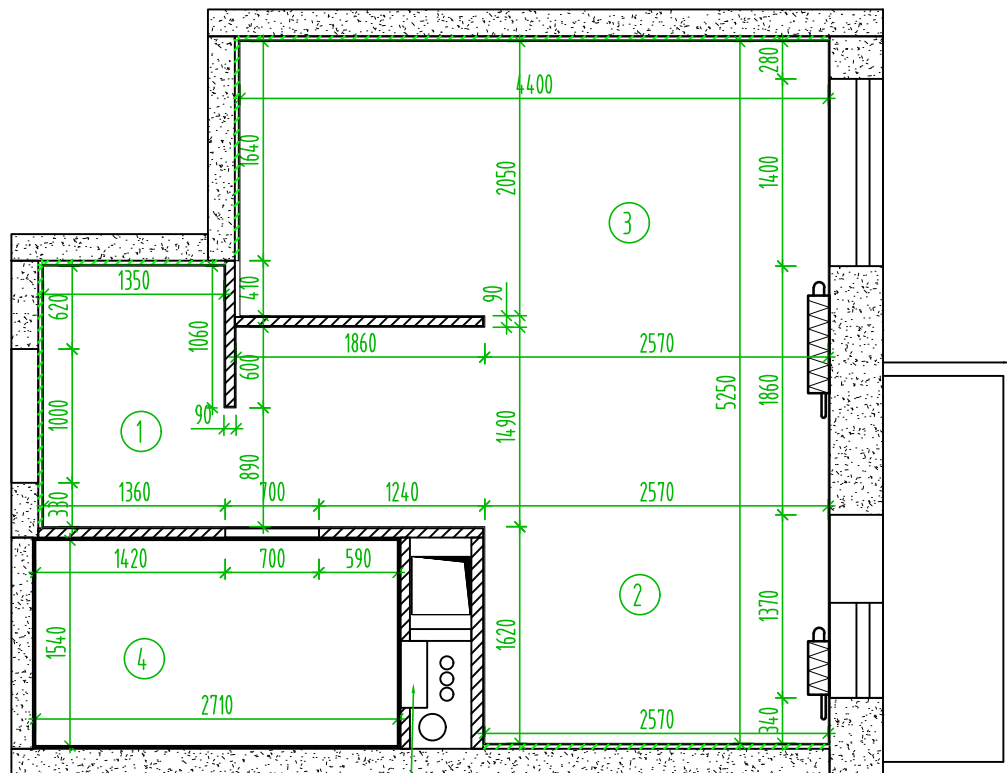
-  - Несущие стены
-  - Ненесущие сущ. конструкции
-  - Монтаж сущ. конструкций, 70мм
-  - Монтаж инсталляции
-  - Звукоизоляция.  
Панель звукоизоляционная  
SoundGuard ЭкоЗвукоИзол  
13x800x1200мм бескаркасная  
система "Стандарт", толщина  
30мм

Примечание:

- Высота потолка 2750мм;
- Все размеры даны в мм;
- Масштаб 1:40.

Должность	Фамилия	Подпись	Дата	ЖК «Видный город»	Стация	Лист	Листов
Дизайнер	Турчина			План монтажа перегородок	Р	3	
Заказчик	Тережанова						

расположения труб канализации






Монтажа инсталляции,  
размеры уточнить по месту,  
в зависимости от модели и  
расположения труб канализации

### Экспликация помещений

Поз.	Наименование	Площадь, м <sup>2</sup>
1	Прихожая/коридор	4.4
2	Кухня	4.5
3	Комната	14.8
4	С/у	4.2
Общая площадь		27.9

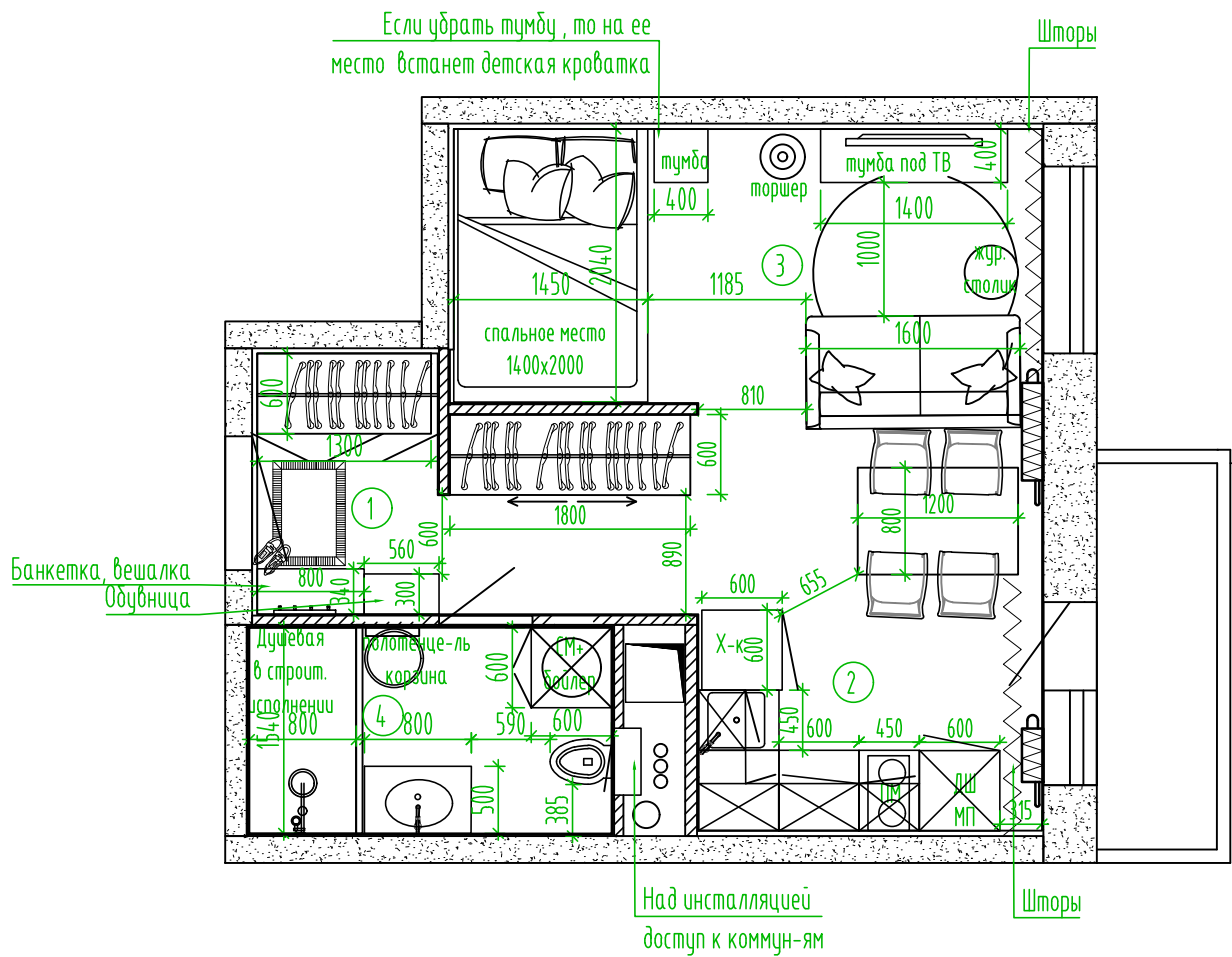
Условные обозначения:

-  - Несущие стены
-  - Ненесущие сущ. конструкции
-  - Звукоизоляция.  
Панель звукоизоляционная  
SoundGuard ЭкоЗвукоИзол  
13x800x1200мм бескаркасная  
система "Стандарт", толщина  
30мм

Примечание:

- Высота потолка 2750мм;
- Все размеры даны в мм;
- Размеры указаны с учетом слоя штукатурки 10мм;
- В ванной - с учетом слоя штукатурки 10мм и плитки 10мм;
- Все размеры уточнить после черновых и чистовых работ;
- Масштаб 1:40.

Должность	Фамилия	Подпись	Дата	ЖК «Видный город»	Страница	Лист	Листов
Дизайнер	Турчина			План помещения после переоборудования	Р	4	
Заказчик	Тережанова						



Экспликация помещений

Поз.	Наименование	Площадь, м <sup>2</sup>
1	Прихожая/коридор	4.4
2	Кухня	4.5
3	Комната	14.8
4	С/у	4.2
Общая площадь		27.9

Условные обозначения:

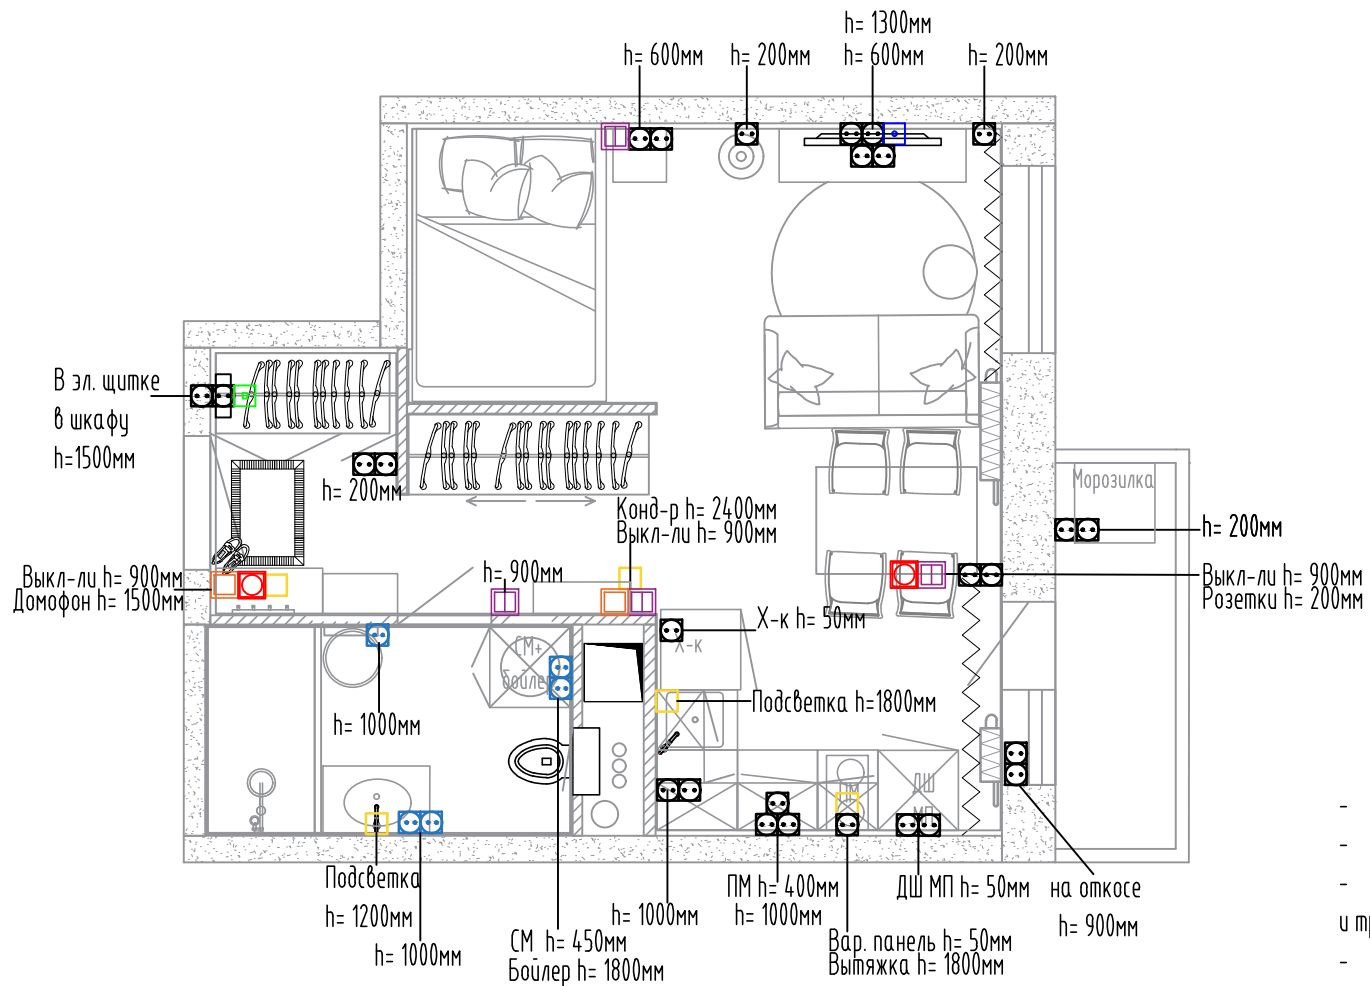
- Несущие стены
- Несущие суц. конструкции

Примечание:









- Высота потолка 2750мм;
- Все размеры даны в мм;
- Все размеры предварительные и требуют уточнения после черновых и чистовых работ;
- Масштаб 1:40.

Должность	Фамилия	Подпись	Дата	ЖК «Видный город»	Стадия	Лист	Листов
Дизайнер	Турчина			План расстановки мебели	Р	5	
Заказчик	Тереханова						





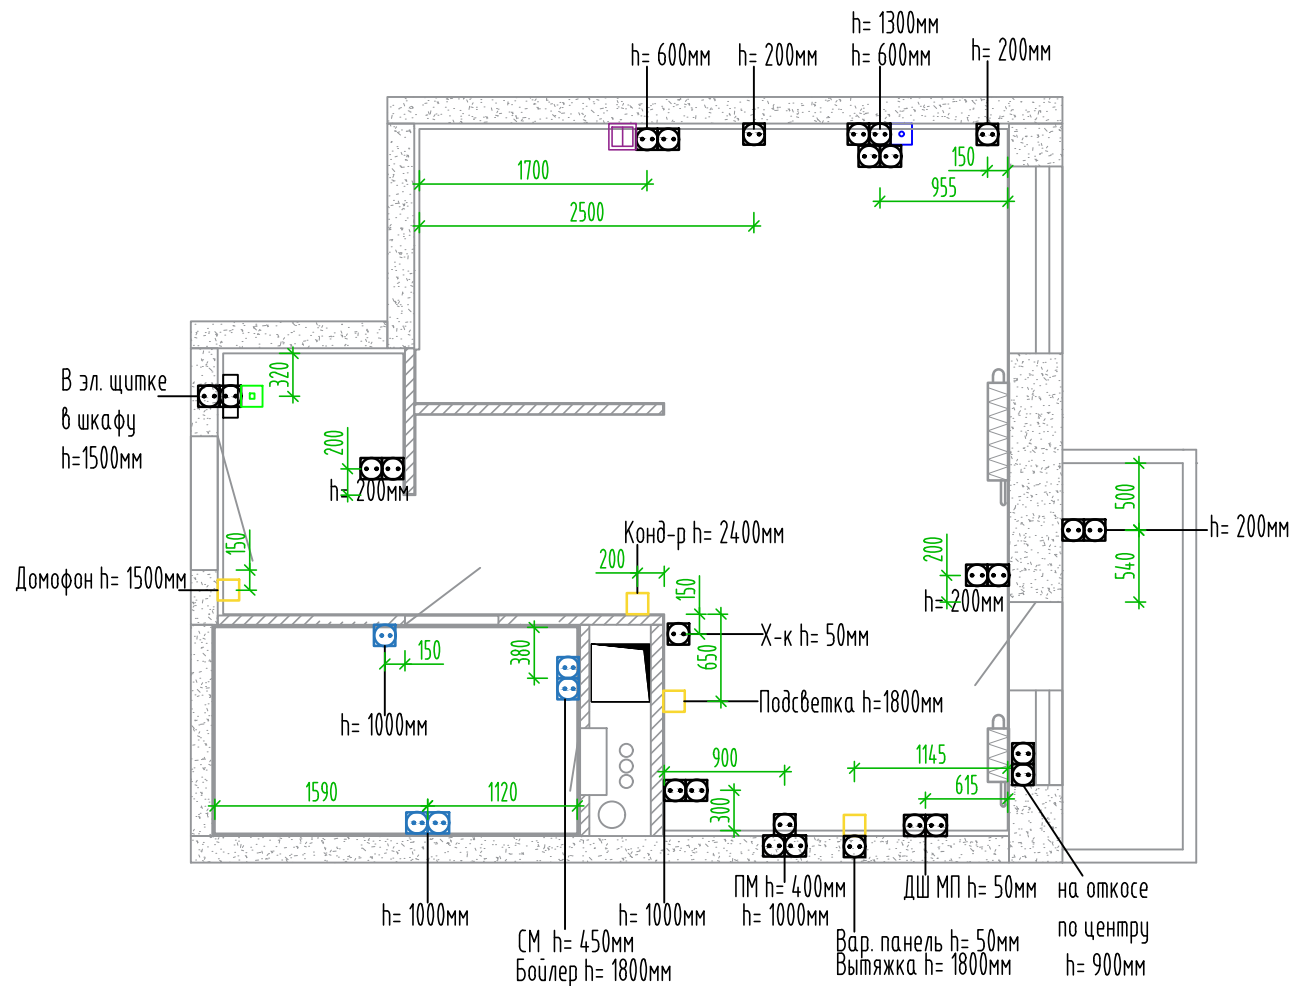
Условные обозначения:

-  - Выключатель одноклавишный проходной
-  - Выключатель двухклавишный
-  - Сетевая розетка RJ45
-  - Электропровод
-  - Розетка силовая 220В
-  - Розетка силовая 220В влагозащищенная
-  - Розетка телевизионная TV
-  - Регулятор теплого пола









Примечание:

- Все размеры даны в мм;
- Масштаб 1:50;
- Все размеры и отметки даны для предварительного расчета и требуют уточнения по месту;
- Все размеры указаны от уровня чистого пола, до центра подрозетника и до центра рамки.
- Точное расположение электропроводов для вытяжки, домофона и кондиционеров уточнить по месту;
- Электропроводы для кондиционеров уточнить у специалиста;
- Выбор сечения кабеля для варочной панели производится, исходя из потребляемой мощности;
- При выборе осветительных приборов рекомендуется соблюдать одну температуру освещения.
- Расположение щитка уточнить по месту.

Должность	Фамилия	Подпись	Дата	ЖК «Видный город»	Страница	Лист	Листов
Дизайнер	Турчина			Общий план розеток и слаботочных систем	Р	6	
Заказчик	Тережанова						



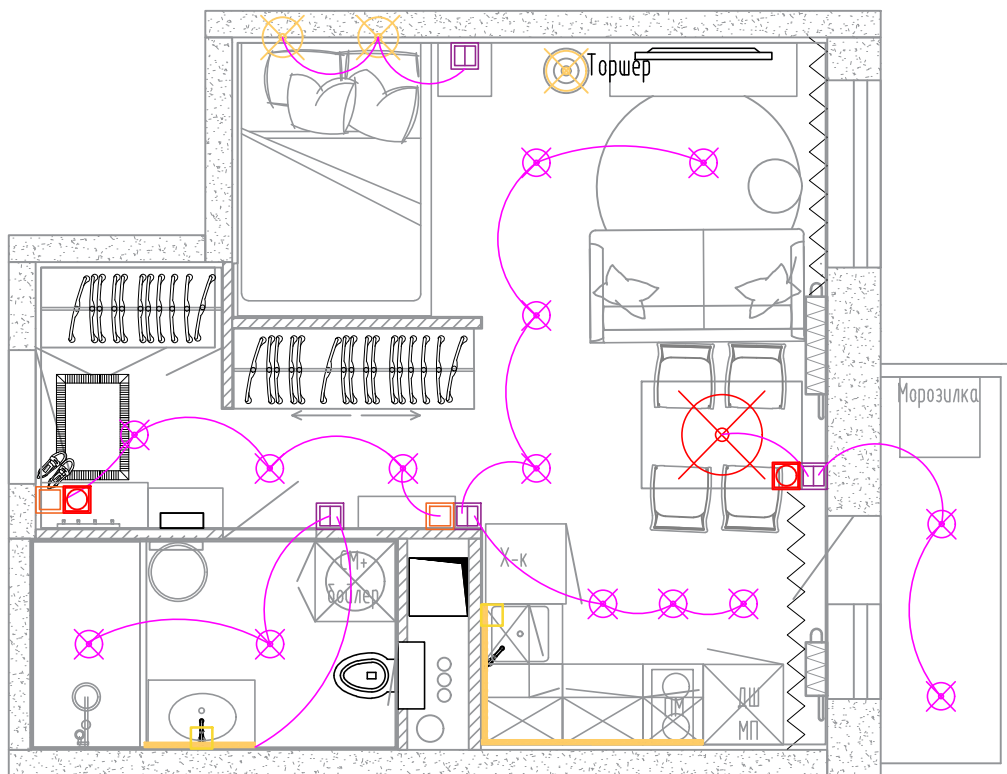
Условные обозначения:

-  - Выключатель одноклавишный проходной
-  - Выключатель двухклавишный
-  - Сетевая розетка RJ45
-  - Электропровод
-  - Розетка силовая 220В
-  - Розетка силовая 220В влагозащищенная
-  - Розетка телевизионная TV
-  - Регулятор теплого пола













Примечание:

- Все размеры даны в мм;
- Масштаб 1:50;
- Все размеры и отметки даны для предварительного расчета и требуют уточнения по месту;
- Все размеры указаны от уровня чистого пола, до центра подрозетника и до центра рамки.
- Точное расположение электропроводов для вытяжки, домофона и кондиционеров уточнить по месту;
- Электропроводы для кондиционеров уточнить у специалиста;
- Выбор сечения кабеля для варочной панели производится, исходя из потребляемой мощности;
- При выборе осветительных приборов рекомендуется соблюдать одну температуру освещения.
- Расположение щитка уточнить по месту.

Должность	Фамилия	Подпись	Дата	ЖК «Видный город»	Страница	Лист	Листов
Дизайнер	Турчина			План розеток с привязками	Р	7	
Заказчик	Тережанова						



Условные обозначения:

-  - Подвесной потолочный светильник/люстра
-  - Потолочный светильник/спот/трек
-  - Бра/торшер
-  - Подсветка
-  - Выключатель одноклавишный проходной
-  - Выключатель двухклавишный
-  - Сетевая розетка RJ45
-  - Электровывод
-  - Розетка силовая 220В
-  - Розетка силовая 220В влагозащищенная
-  - Розетка телевизионная TV
-  - Регулятор теплого пола













Примечание:

- Все размеры даны в мм;
- Масштаб 1:50;
- Все размеры и отметки даны для предварительного расчета и требуют уточнения по месту;
- Все размеры указаны от уровня чистого пола, до центра подрозетника и до центра рамки.
- Точное расположение электровыводов для вытяжки, домофона и кондиционеров уточнить по месту;
- Электровыводы для кондиционеров уточнить у специалиста;
- Выбор сечения кабеля для варочной панели производится, исходя из потребляемой мощности;
- При выборе осветительных приборов рекомендуется соблюдать одну температуру освещения.
- Расположение щитка уточнить по месту.

Должность	Фамилия	Подпись	Дата	ЖК «Видный город»	Страница	Лист	Листов
Дизайнер	Турчина			План размещения осветительных приборов со схемой включения	Р	8	
Заказчик	Торжанафа						



Условные обозначения:

-  - Подвесной потолочный светильник/люстра
-  - Потолочный светильник/спот/трек
-  - Бра/торшер
-  - Подсветка
-  - Выключатель одноклавишный проходной
-  - Выключатель двухклавишный
-  - Сетевая розетка RJ45
-  - Электровывод
-  - Розетка силовая 220В
-  - Розетка силовая 220В влагозащитенная
-  - Розетка телевизионная TV
-  - Регулятор теплого пола

Примечание:

- Все размеры даны в мм;
- Масштаб 1:50;
- Все размеры и отметки даны для предварительного расчета и требуют уточнения по месту;
- Все размеры указаны от уровня чистого пола, до центра подрозетника и до центра рамки.
- Точное расположение электровыводов для вытяжки, домофона и кондиционеров уточнить по месту;
- Электровыводы для кондиционеров уточнить у специалиста;
- Выбор сечения кабеля для варочной панели производится, исходя из потребляемой мощности;
- При выборе осветительных приборов рекомендуется соблюдать одну температуру освещения.
- Расположение щитка уточнить по месту.

Должность	Фамилия	Подпись	Дата	ЖК «Видный город»	Страница	Лист	Листов
Дизайнер	Турчина			План размещения осветительных приборов и выключателей с привязками	Р	9	
Заказчик	Тережанова						